
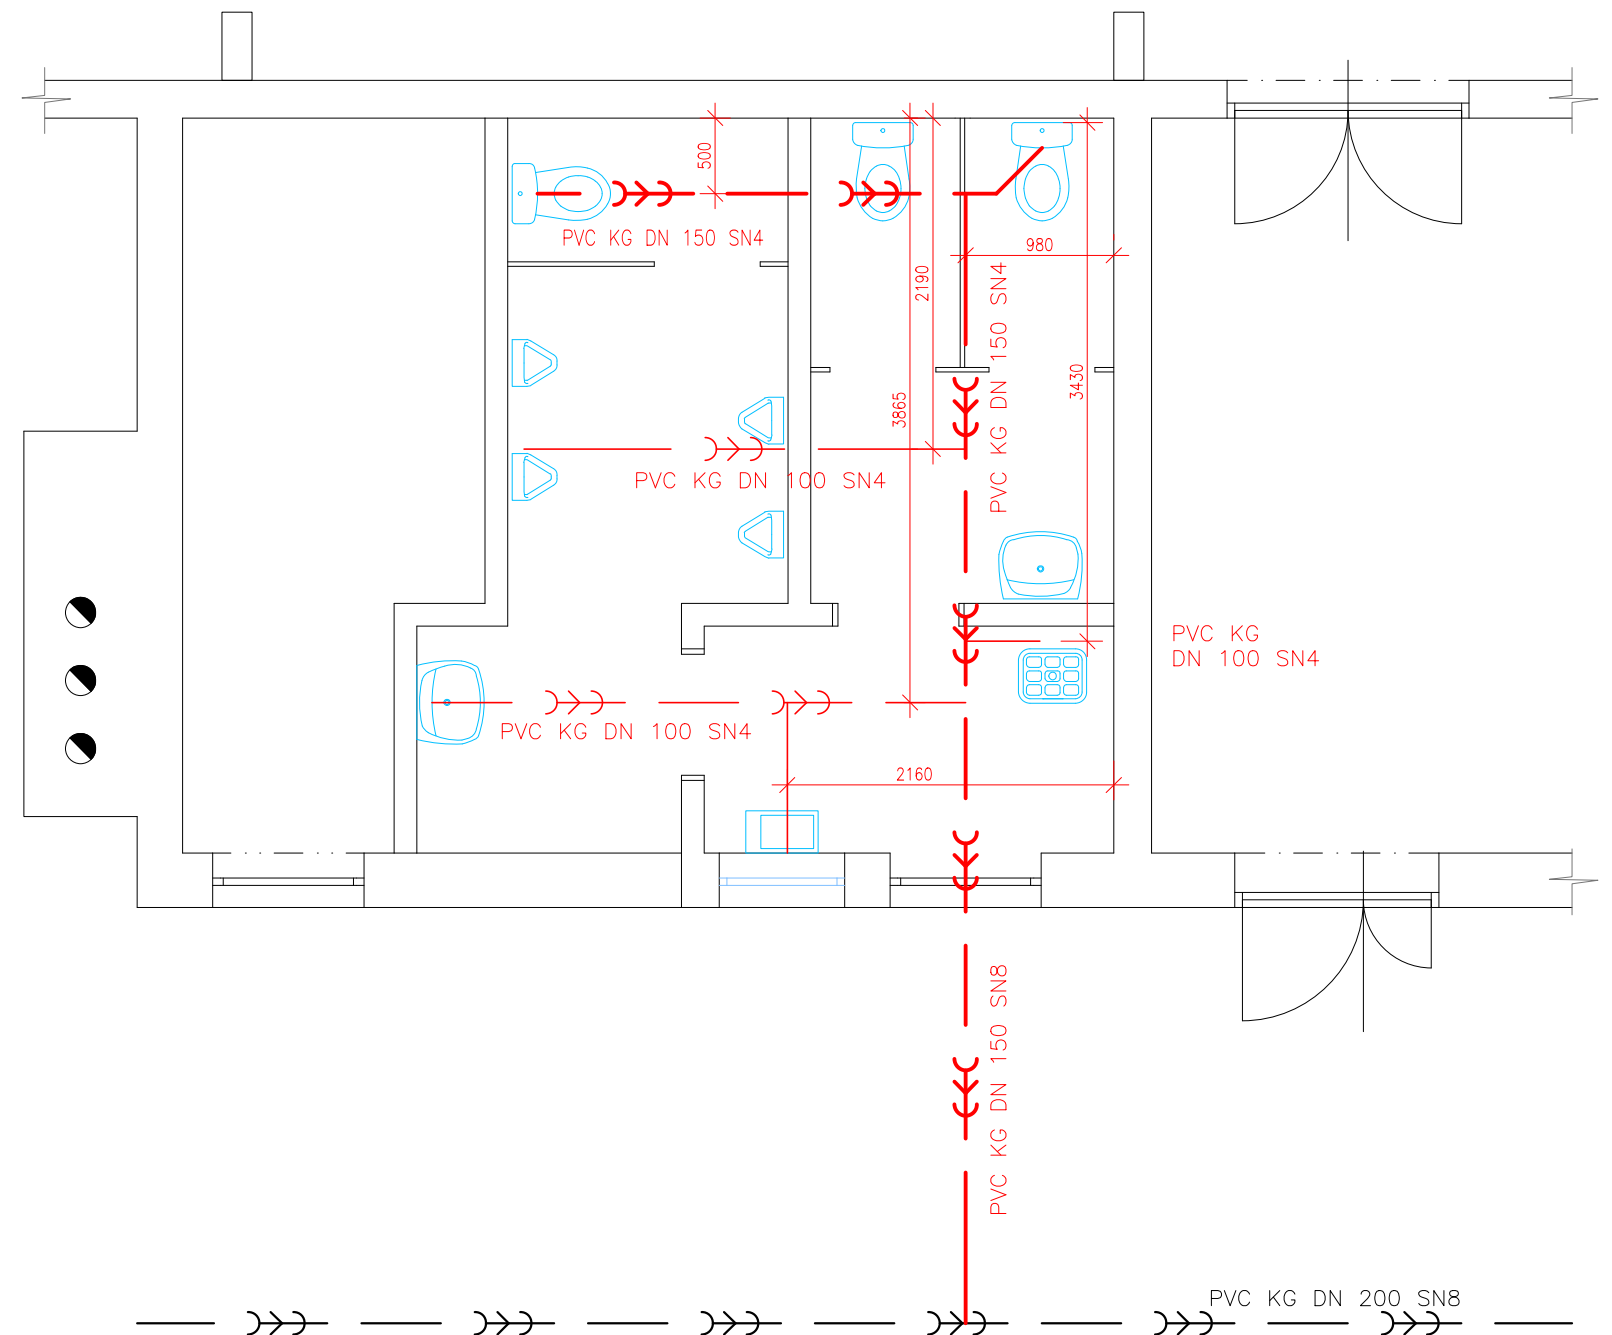
 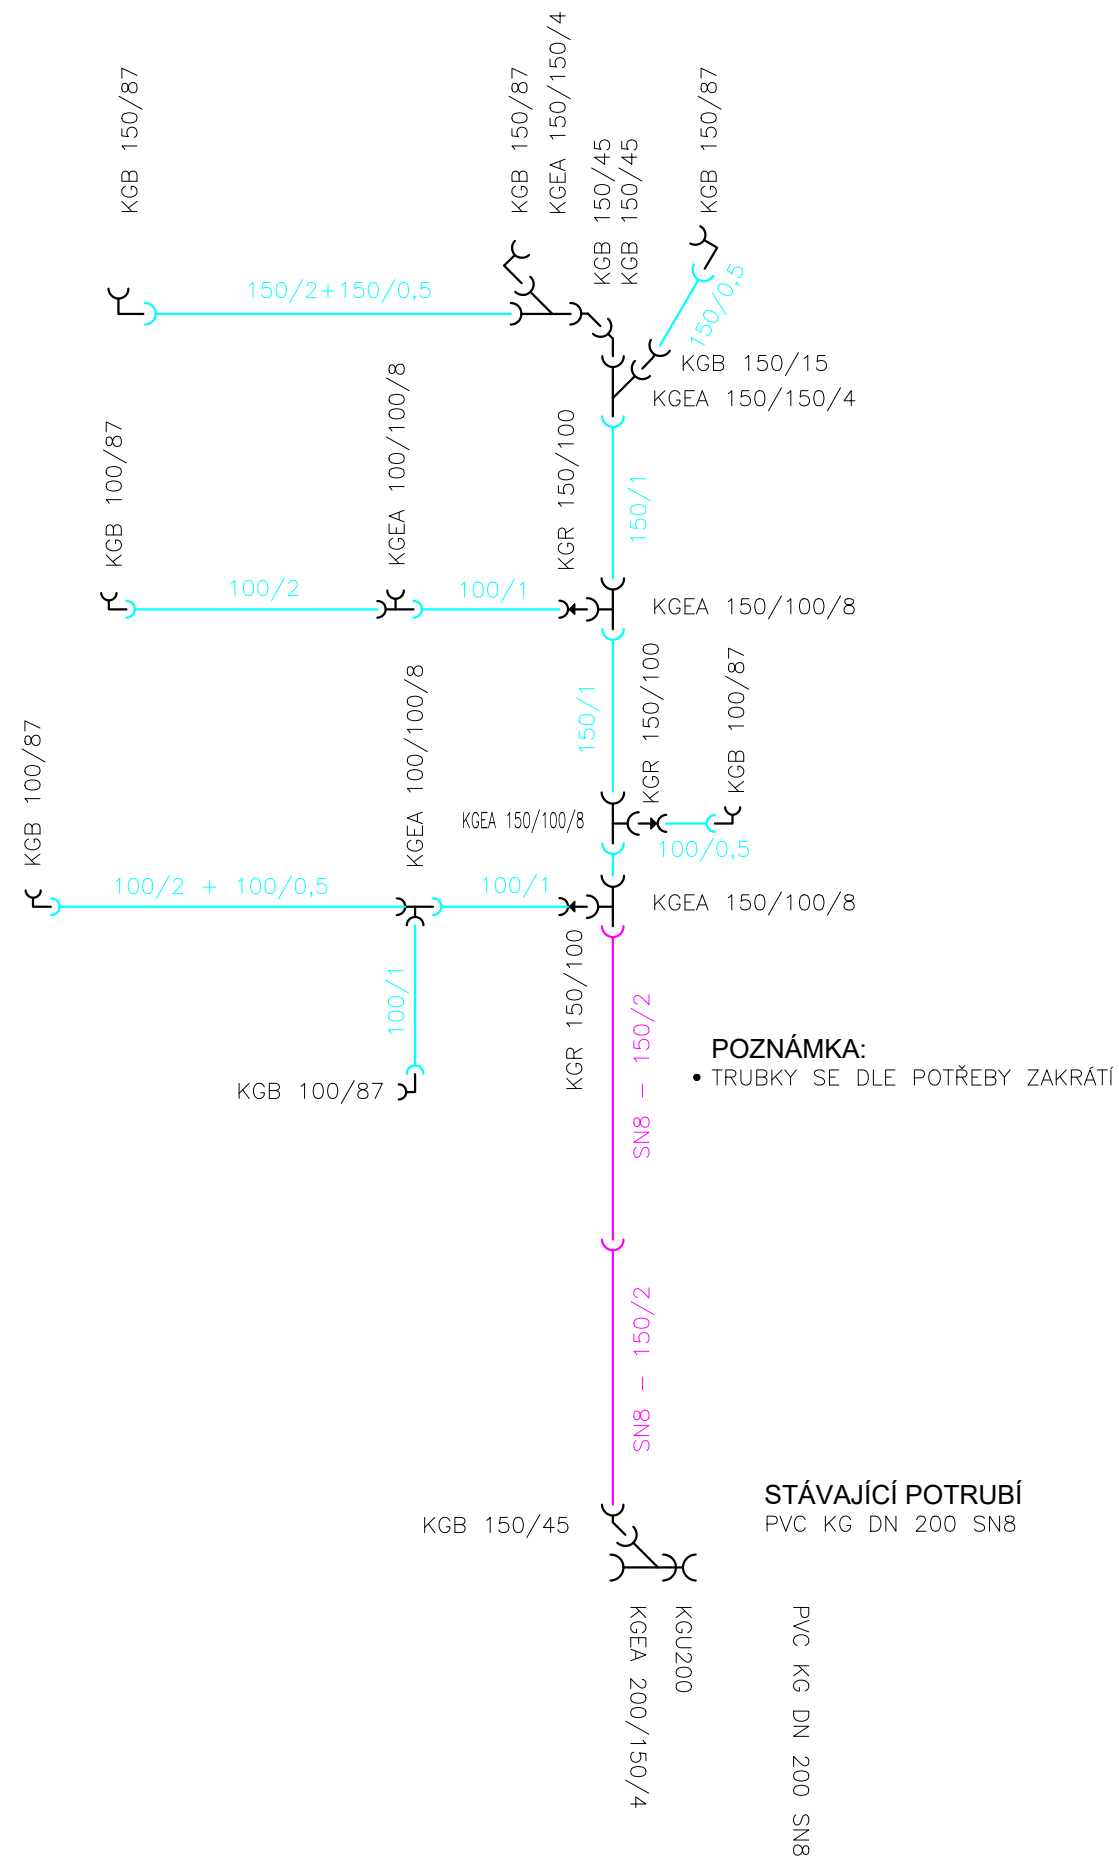


PŮDORYS - SCHÉMA VNITŘNÍ LEŽATÉ KANALIZACE

VNITŘNÍ LEŽATÁ KANALIZACE - KLADEČSKÉ SCHÉMA



Zodpovědný pracovník	Vypracoval		 AQUA CENTRUM Břeclav s.r.o.	
Ing. Milan Bartolšic	Ing. Jan Varadínek			
Investor: OBEC BULHARY, BULHARY 76, 691 89			Kapusty 27, 690 06 Břeclav IČO 60710063, DIČ CZ60710063 tel.: 519 333 689, email: aqc@wo.cz	
Akce: KD BULHARY ÚPRAVA SOCIÁLNÍHO ZÁZEMÍ			Formát	
			Datum	červen 2023
			Číslo stavby	
Příloha: LEŽATÁ KANALIZACE			Měřítko 1:50	Číslo přílohy 4